


TG

gł. 475

IP-30  
Układ sieci TN

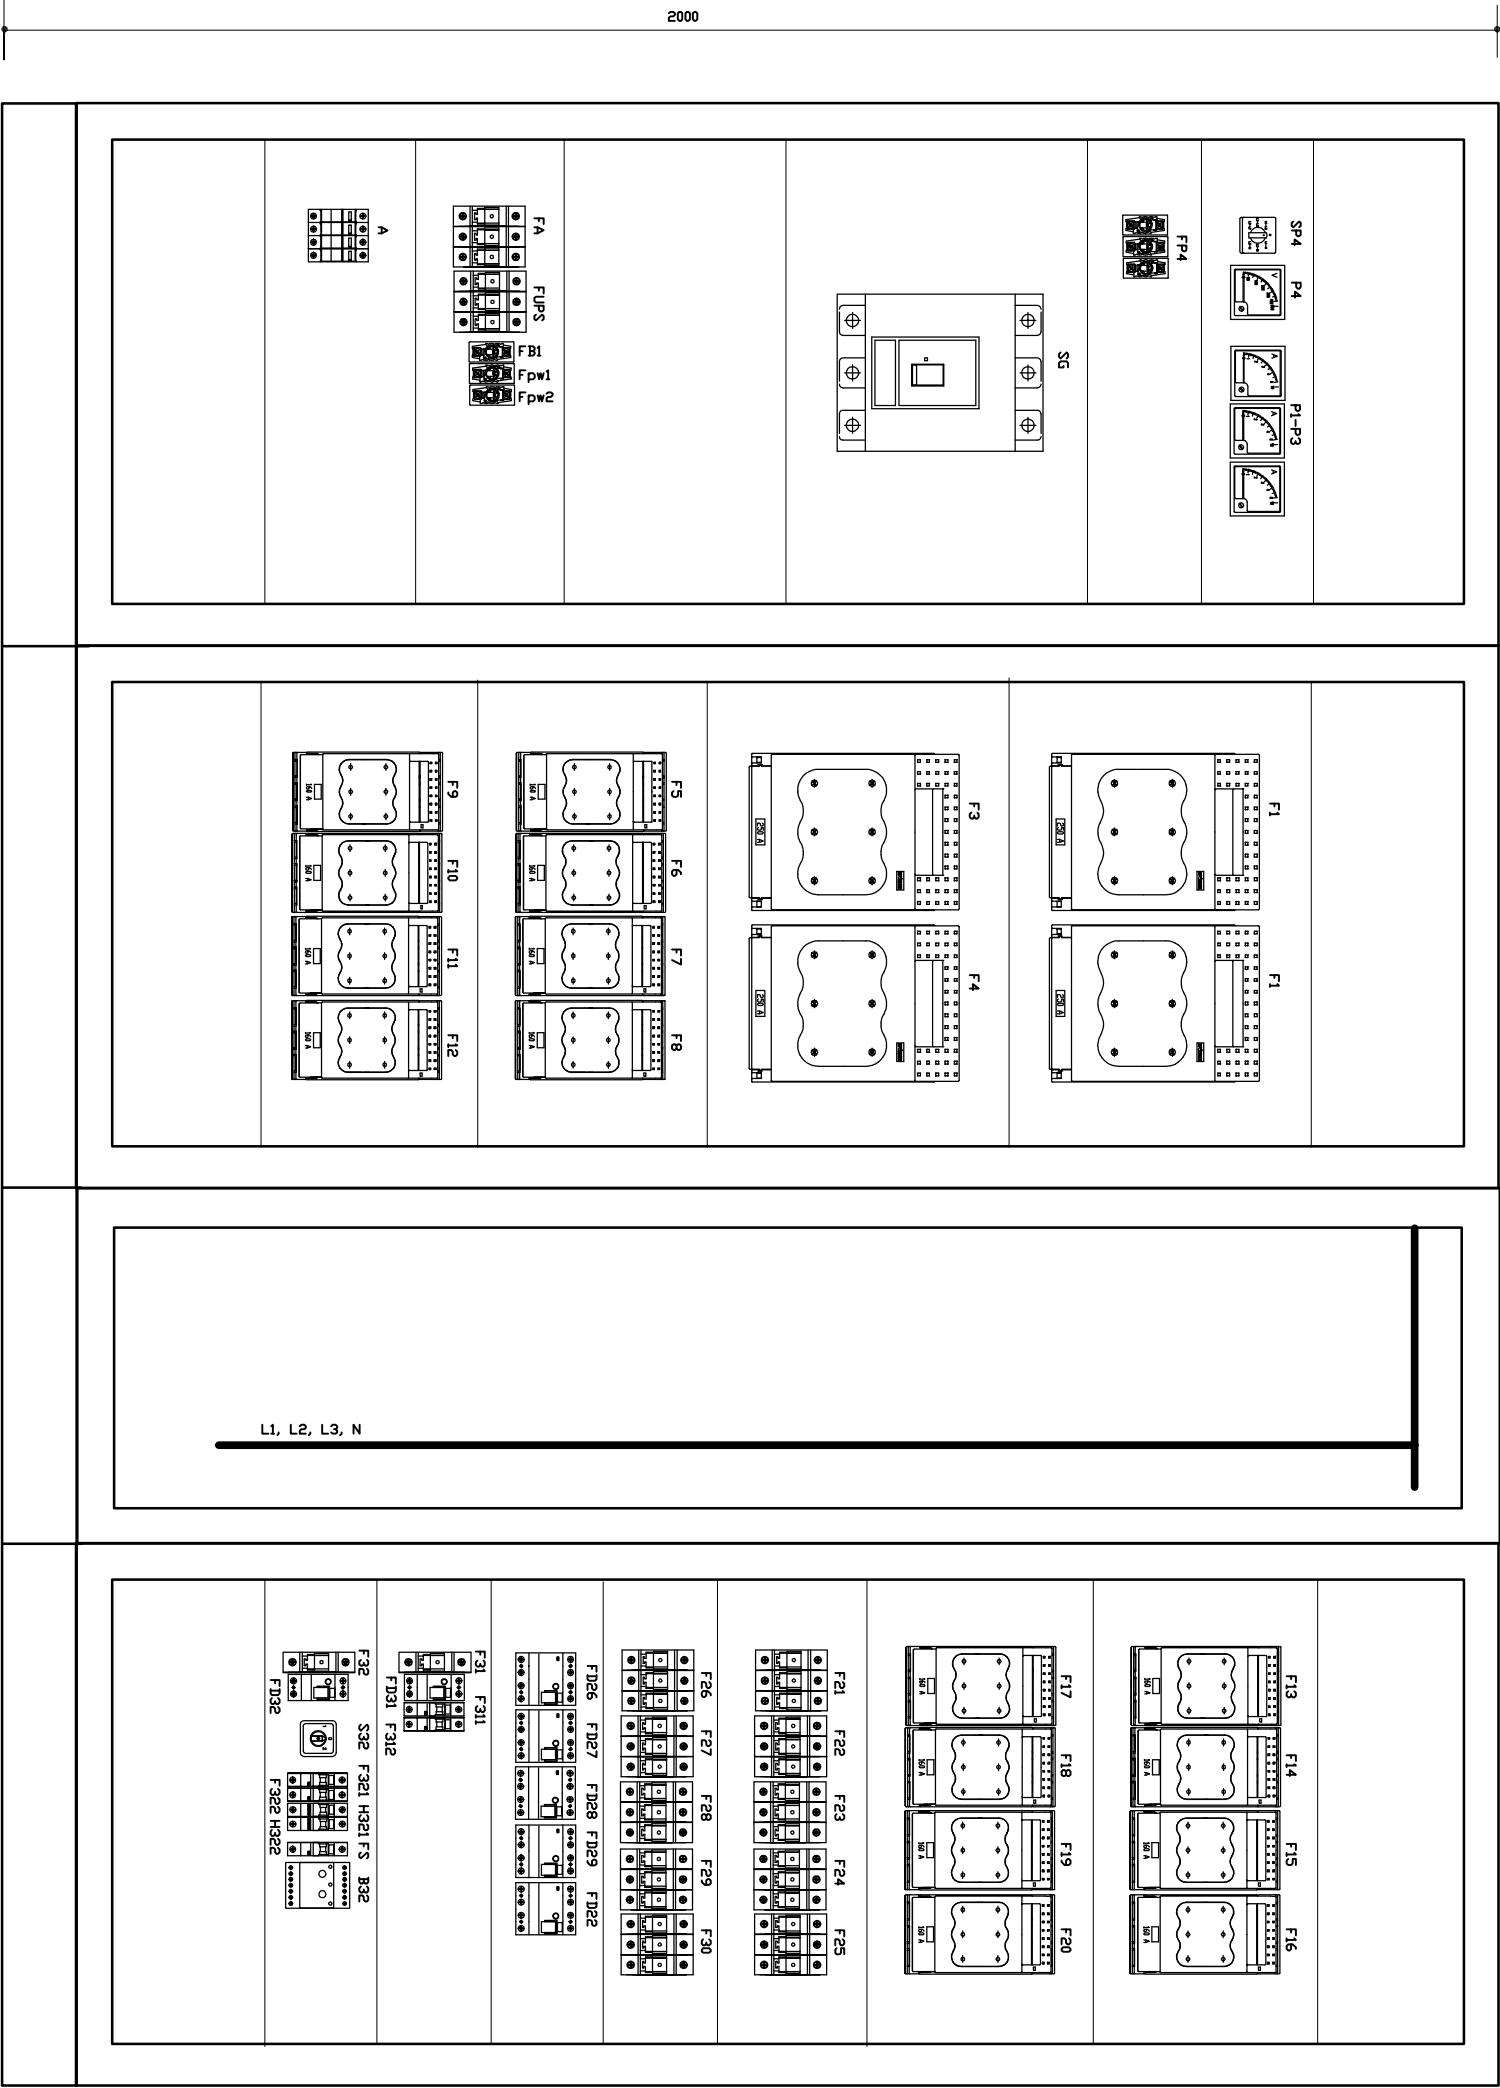

Tytuł (obłok)		Nazwa rysunku		Inicj i nazwisko		Nr. uprawnień		Podpis	
Kompleks sportowo-rekreacyjny przy ulicy Bieszczadzkiej w Lesku PŁYWAŁNIA Tom IV "INSTALACJE ELEKTRYCZNE I SŁABOPRĄDOWE" ZESZYT 1 INSTALACJE ELEKTRYCZNE		Tablica główna TG- rysunek zestawieniowy		Inż. Jan Cernian		289/69			
Skala 1:10		Data listopad 2008		Nr. rysunku E-01-2					