


Tablica wentylacji TW

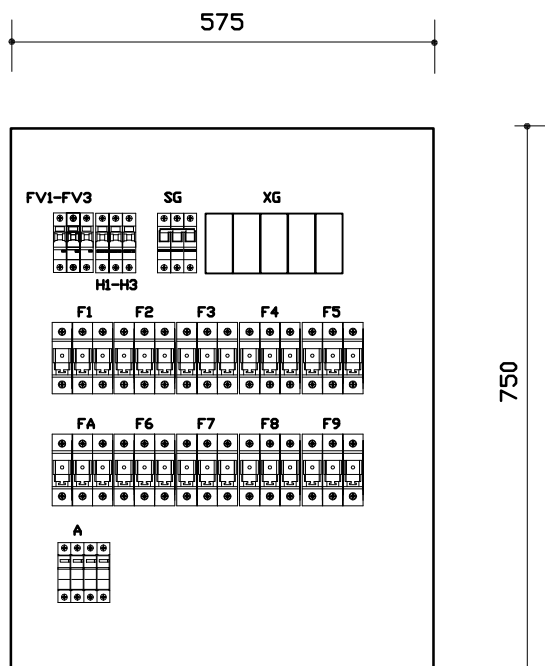

IP-43
 Poziom wytrzymałości zwarciowej aparatury - 6kA
 Układ sieci TN-S

Temat (obiekt)	Nazwa rysunku	Funkcja	Imię i nazwisko	Nr. uprawnień	Podpis
Kompleks sportowo-rekreacyjny przy ulicy Bieszczadzkiej w Lesku PŁYWALNIA Tom IV "INSTALACJE ELEKTRYCZNE I SŁABOPRĄDOWE" ZESZYT 1 INSTALACJE ELEKTRYCZNE	Tablica wentylacji TW-zestawienie	Projektował	Inż. Jan Cenian	289/69	
		Skala 1:10	Data 11 listopad 2008	Nr. rysunku E-06-2	