


Tablica parteru T12

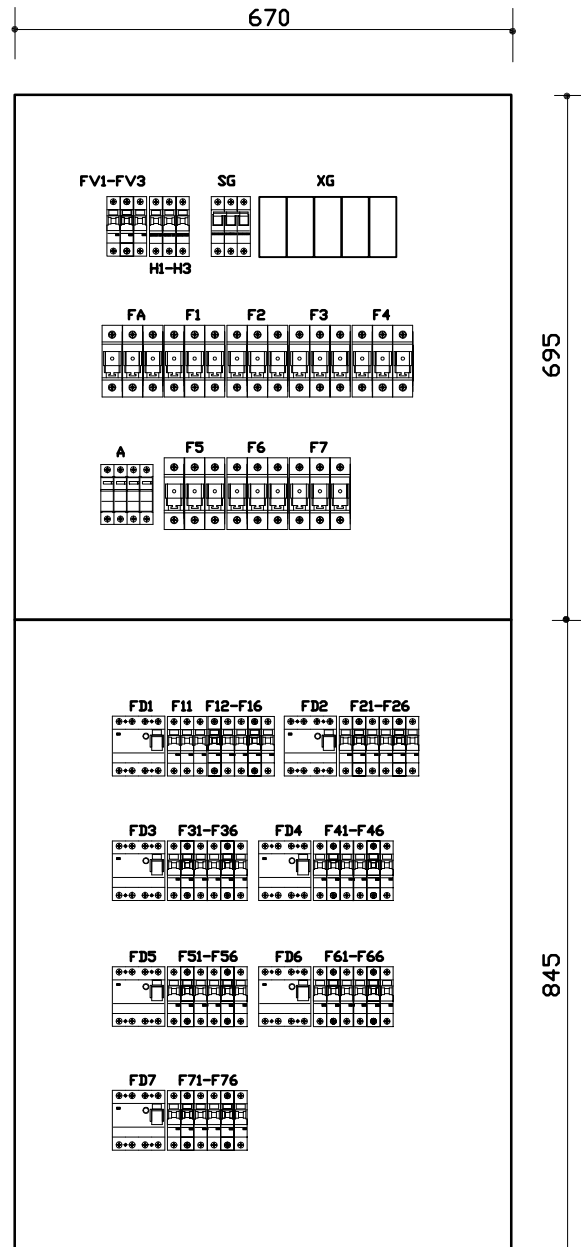

IP-40

Poziom wytrzymałości zwarciowej aparatury - 6kA

Układ sieci TN-S

| Temat (obiekt) | Nazwa rysunku | Funkcja | Imię i nazwisko | Nr. ugrawnień | Podpis |
|----------------------------------------------------------------------------------------------------------------------------------------------------------------|----------------------------------------|-------------|-----------------|---------------|--------|
| Kompleks sportowo-rekreacyjny przy ulicy Bieszczadzkiej w Lesku PŁYWAŁNIA Tom IV "INSTALACJE ELEKTRYCZNE I SŁABOPRĄDOWE" ZESZYT 1 INSTALACJE ELEKTRYCZNE | Tablica parteru T12- zestawienie | Projektował | Inż. Jan Cenian | 289/69 | |
| | | Skala | 1:10 | | |
| | | Data | listopad 2008 | | |
| | | | | Nr. rysunku | E-09-2 |