


Tablica zaplecza baru T13

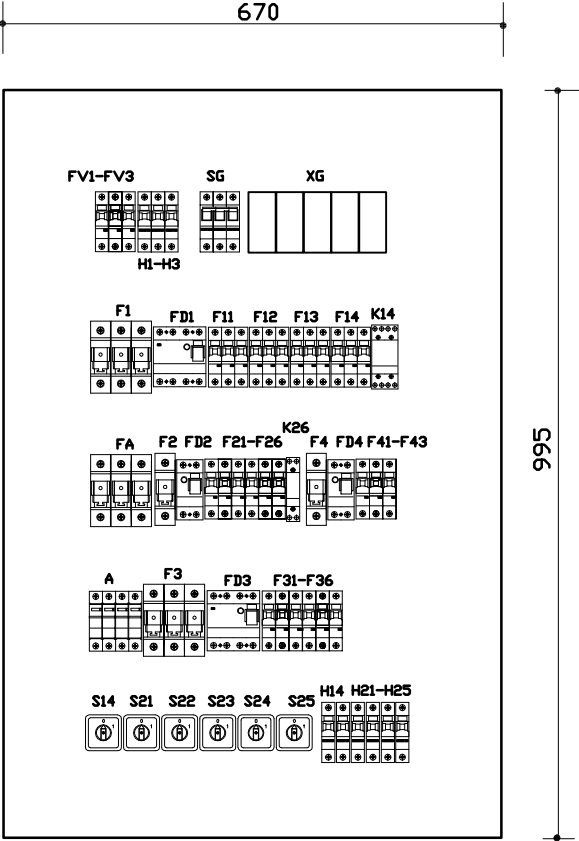

IP-40
Poziom wytrzymałości zwarciowej aparatury - 6kA
Układ sieci TN-S

Temat (obiekt)	Nazwa rysunku	Funkcja	Imię i nazwisko	Nr. uprawnień	Podpis
Kompleks sportowo-rekreacyjny przy ulicy Bieszczadzkiej w Lesku PŁYWAŁNIA Tom IV "INSTALACJE ELEKTRYCZNE I SŁABOPRĄDOWE" ZESZYT 1 INSTALACJE ELEKTRYCZNE	Tablica zaplecza baru T13-zestawienie	Projektował	Inż. Jan Cenian	289/69	
		Skala 1:10	Data listopad 2008	Nr. rysunku E-10-2	